




Lista de Materiais		
Caixas de Passagem		
Caixa de inspeção de esgoto em alvenaria		
CES Ø100mm		2 pc
PVC Acessórios		
Caixa sifonada		6 pc
150x150x50		
Ralo sifonado alt. reg. saída 40		6 pc
100 mm - 40 mm		
Sifão de copo p/ pia e lavatório		8 pc
1" - 1,1/2"		
Válvula p/ lavatório e tanque		8 pc
1"		
PVC Esgoto		
Curva 45 curta		1 pc
100 mm		
Curva 90 curta		16 pc
40 mm		
Jelônio 45		7 pc
40 mm		
Jelônio 90		6 pc
100 mm		
Jelônio 90 c/anel p/ esgoto secundário		10 pc
40 mm - 1,1/2"		
Curva simples		5 pc
100 mm - 50 mm		
100 mm - 100 mm		
50 mm - 40 mm		5 pc
50 mm - 40 mm		6 pc
Tubo PVC pontabolis c/ virada		12,0 m
50 mm - 2"		
Tubo rígido c/ ponta e bola soldável		5,50 m
40 mm		
Tubo rígido c/ ponta lisa		36,0 m
100 mm - 4"		42,0 m
40 mm		6,00 m
50 mm - 2"		
PVC Esgoto		
Curva 90 curta		2 pc
50 mm		
Tubo PVC pontabolis c/ virada		3,50 m
50 mm - 2"		

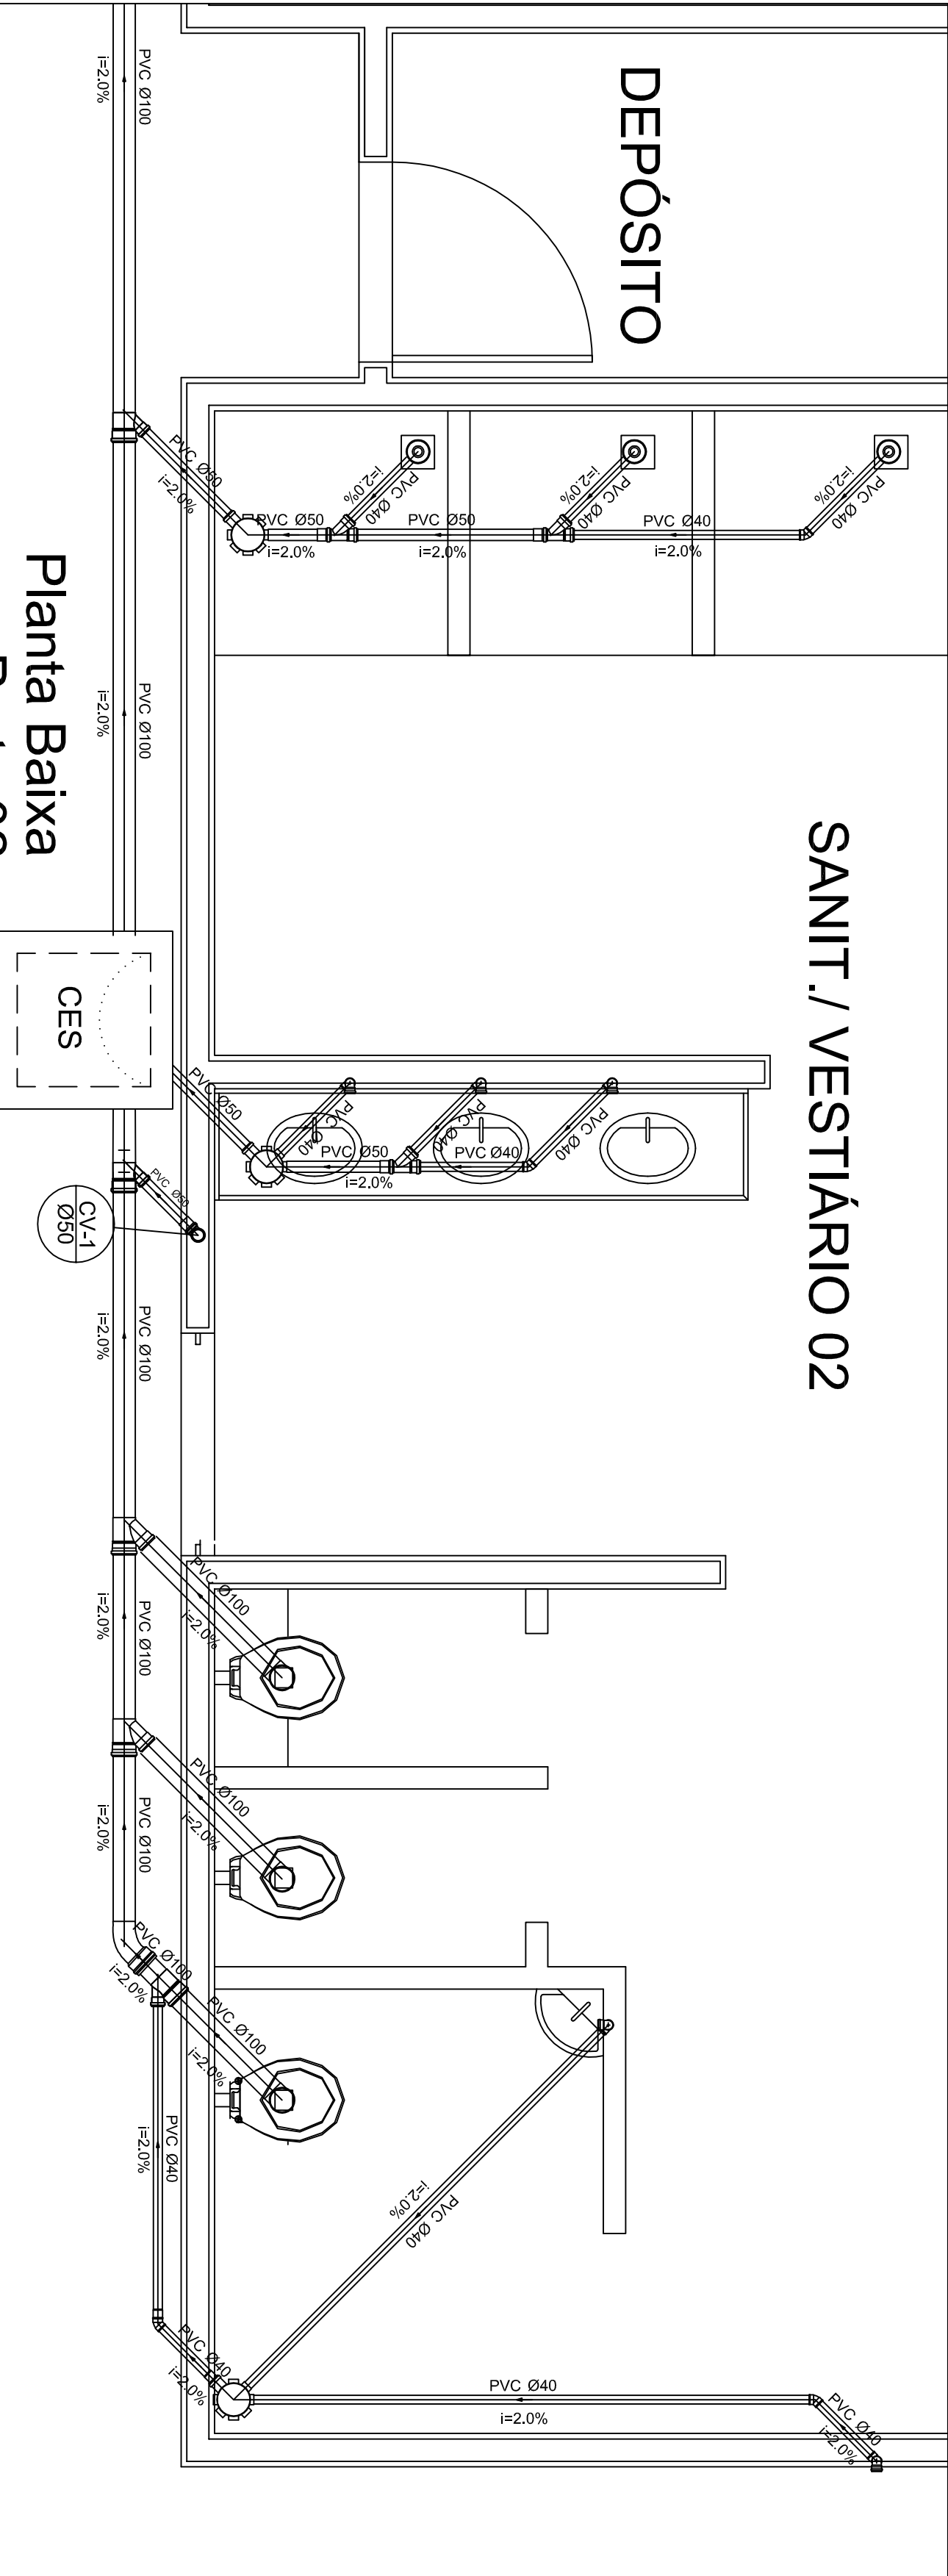

Planta Baixa
Parte 02
escala 1:25

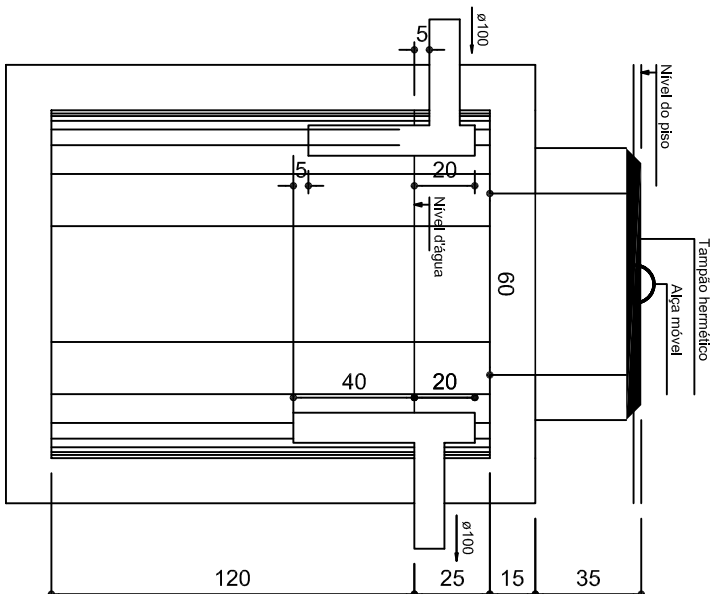


TANQUE SÉPTICO
CORTE - escala 1/25

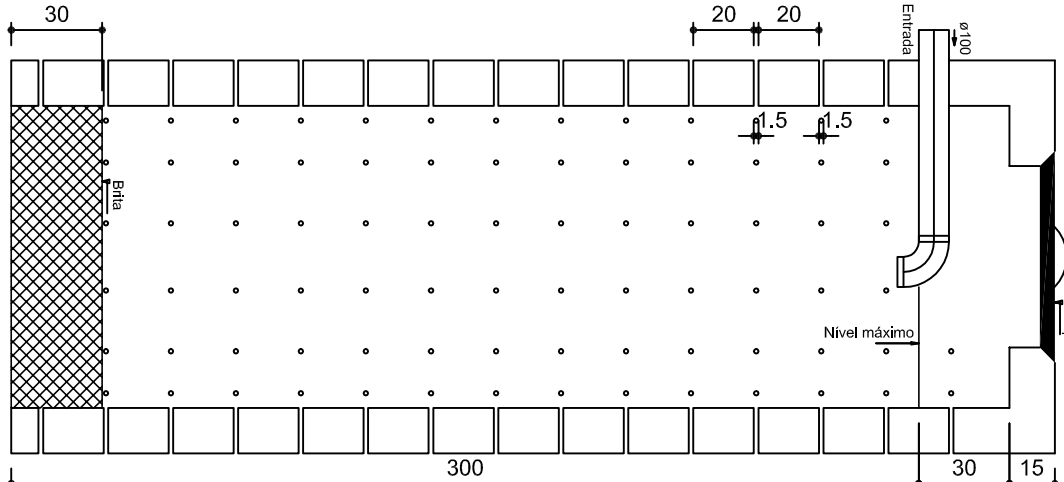


SUMIDOURO
CORTE - escala 1/25

 
SANIT./ VESTIÁRIO 01

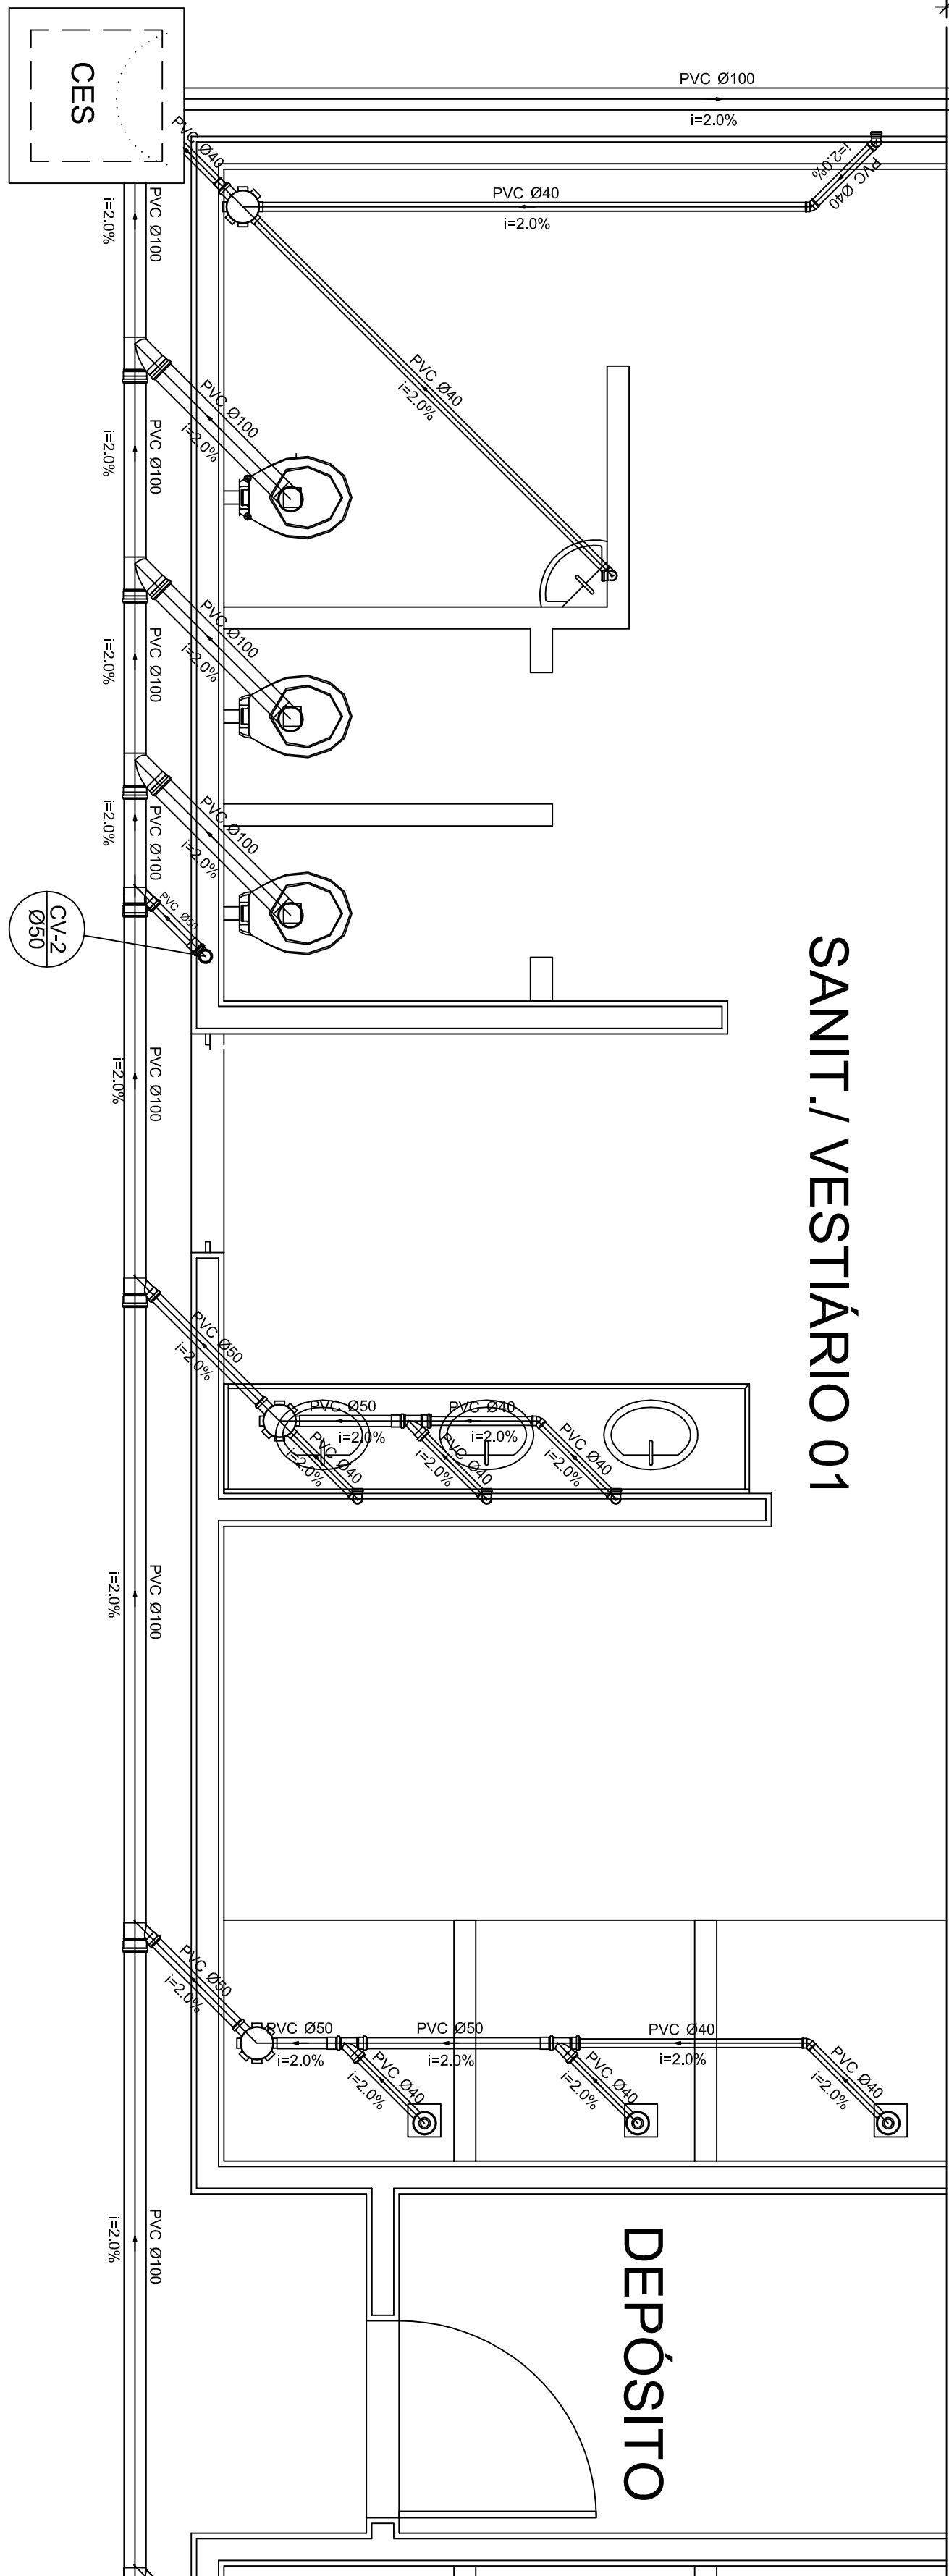

Planta Baixa - Parte 01
escala 1:25

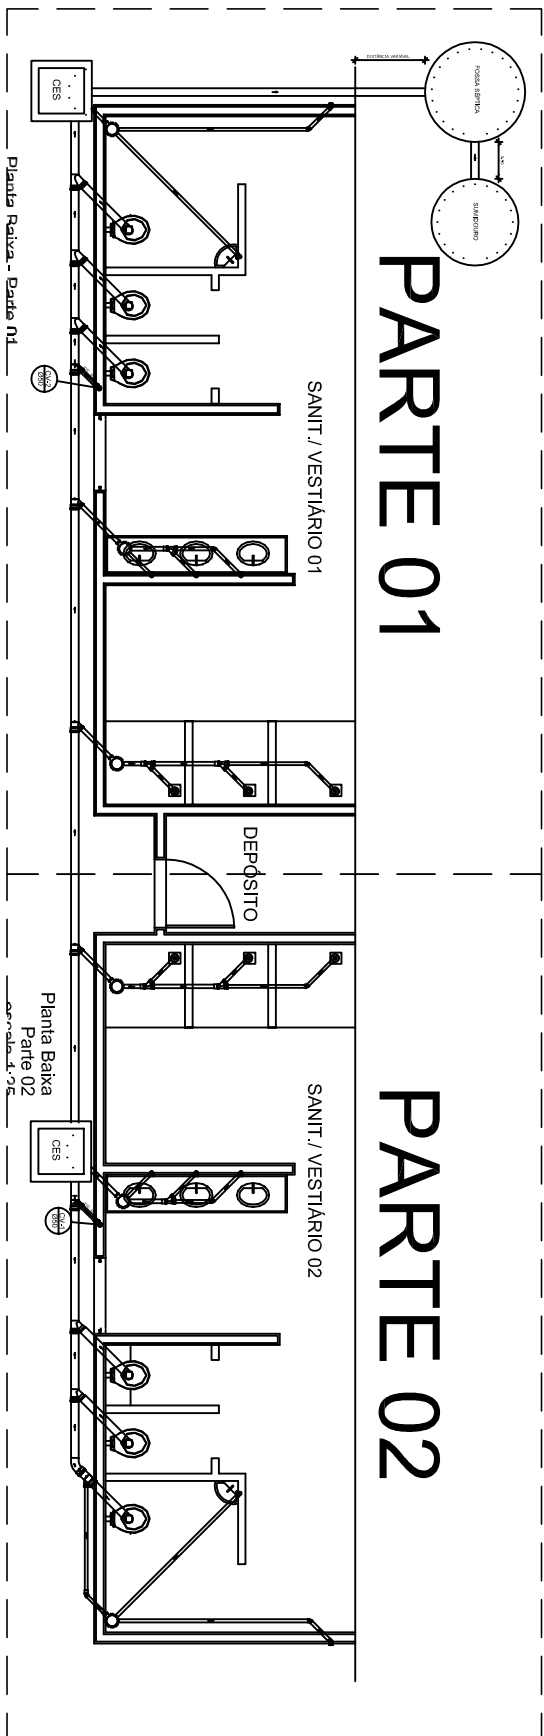

LOCALIZAÇÃO
escala 1:100

GOVERN. FEDERAL  BRASIL Ministério da Educação FNDE Fundo Nacional de Desenvolvimento da Educação			
PROJETO PADRÃO - FNDE			
MUNICÍPIO – UF: COLINAS DO TOCANTINS - TO			
PROPRIETÁRIO: INSTITUTO FEDERAL DE EDUCAÇÃO, CIÊNCIA E TECNOLOGIA DO TOCANTINS			
ENDEREÇO: AV. BERNARDO SAYÃO, VIA DE ACESSO AO FRIGORÍFICO (CHACARA RAO DO SOL, LOTE 29-8)			
INSTITUTO FEDERAL DE EDUCAÇÃO, CIÊNCIA E TECNOLOGIA DO TOCANTINS			
PROPRIETÁRIO			
RESP. TÉCNICO			
CREA			
DUFO			
CREA			
RA			
OBSERVAÇÕES:			
QUADRA COBERTA			
PROJETO SANITARIO			
CONFERÊNCIA			
COEST - Coordenação Geral de Infraestrutura Educacional			
TÍTULO		PRONCIA	
R. 00		INDICADA	
R. 00		NOVEMBRO/2014	
FORMATO		02/02	
A1 (841 X 594)			